



PAVIMENTAÇÃO ASFÁTICA P/ RUA JOSÉ PITHAN SEVERO
 ESCALA 1 / 500
 ÁREA = 1.030,79m²

- CONVENÇÕES**
- Meio - Fio concreto Existente
 - Meio - Fio concreto a Executar
 - ⊕ Poste de Energia Existente
 - Placa de Identificação das Ruas
 - Placa R-1 - Parada Obrigatória
 - Placa R-19 - Velocidade Máxima Permitida
 - Bueiros existentes
 - Entrada de Veículos
 - Muro de pedra existente
 - Cerca existente
 - Pintura Acrílica Branca (seccionada)
 - Pintura Acrílica Amarela (contínua)
 - Lixeiras Existentes
 - Boca de Lobo existente
 - Área Pedra Britada Passeios a Executar = 271,41m²
 - Passeios Existentes


OBS: Nos acessos p/ veículos será executado meio fio baixo e rampa conforme exemplos no projeto

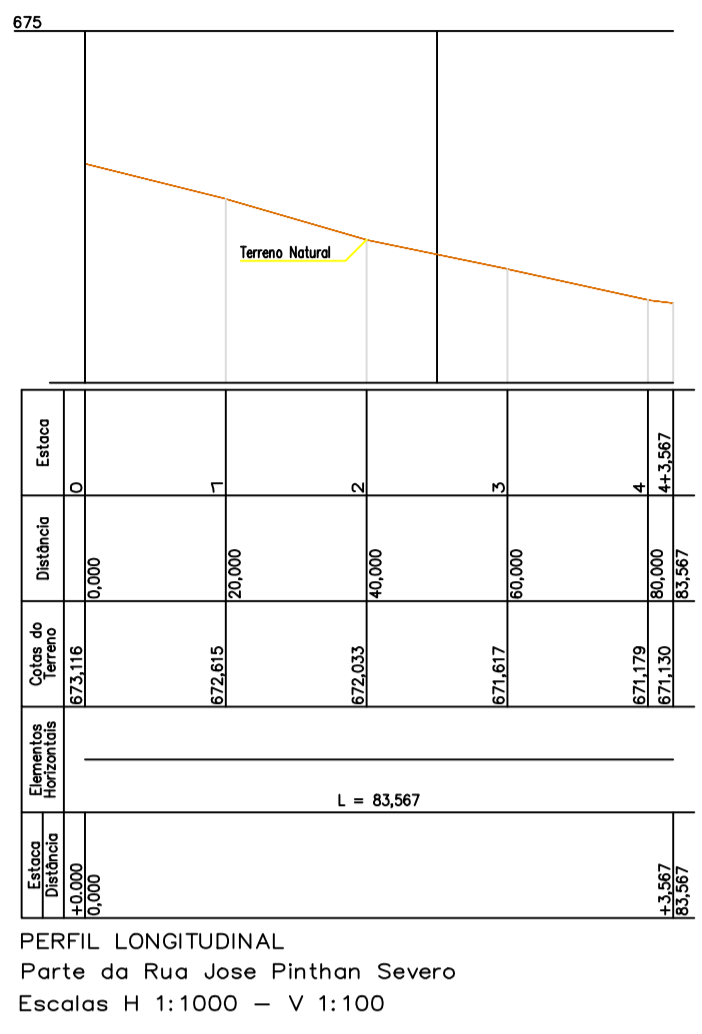


PERFIL LONGITUDINAL
 Parte da Rua Jose Pithan Severo
 Escalas H 1:1000 - V 1:100

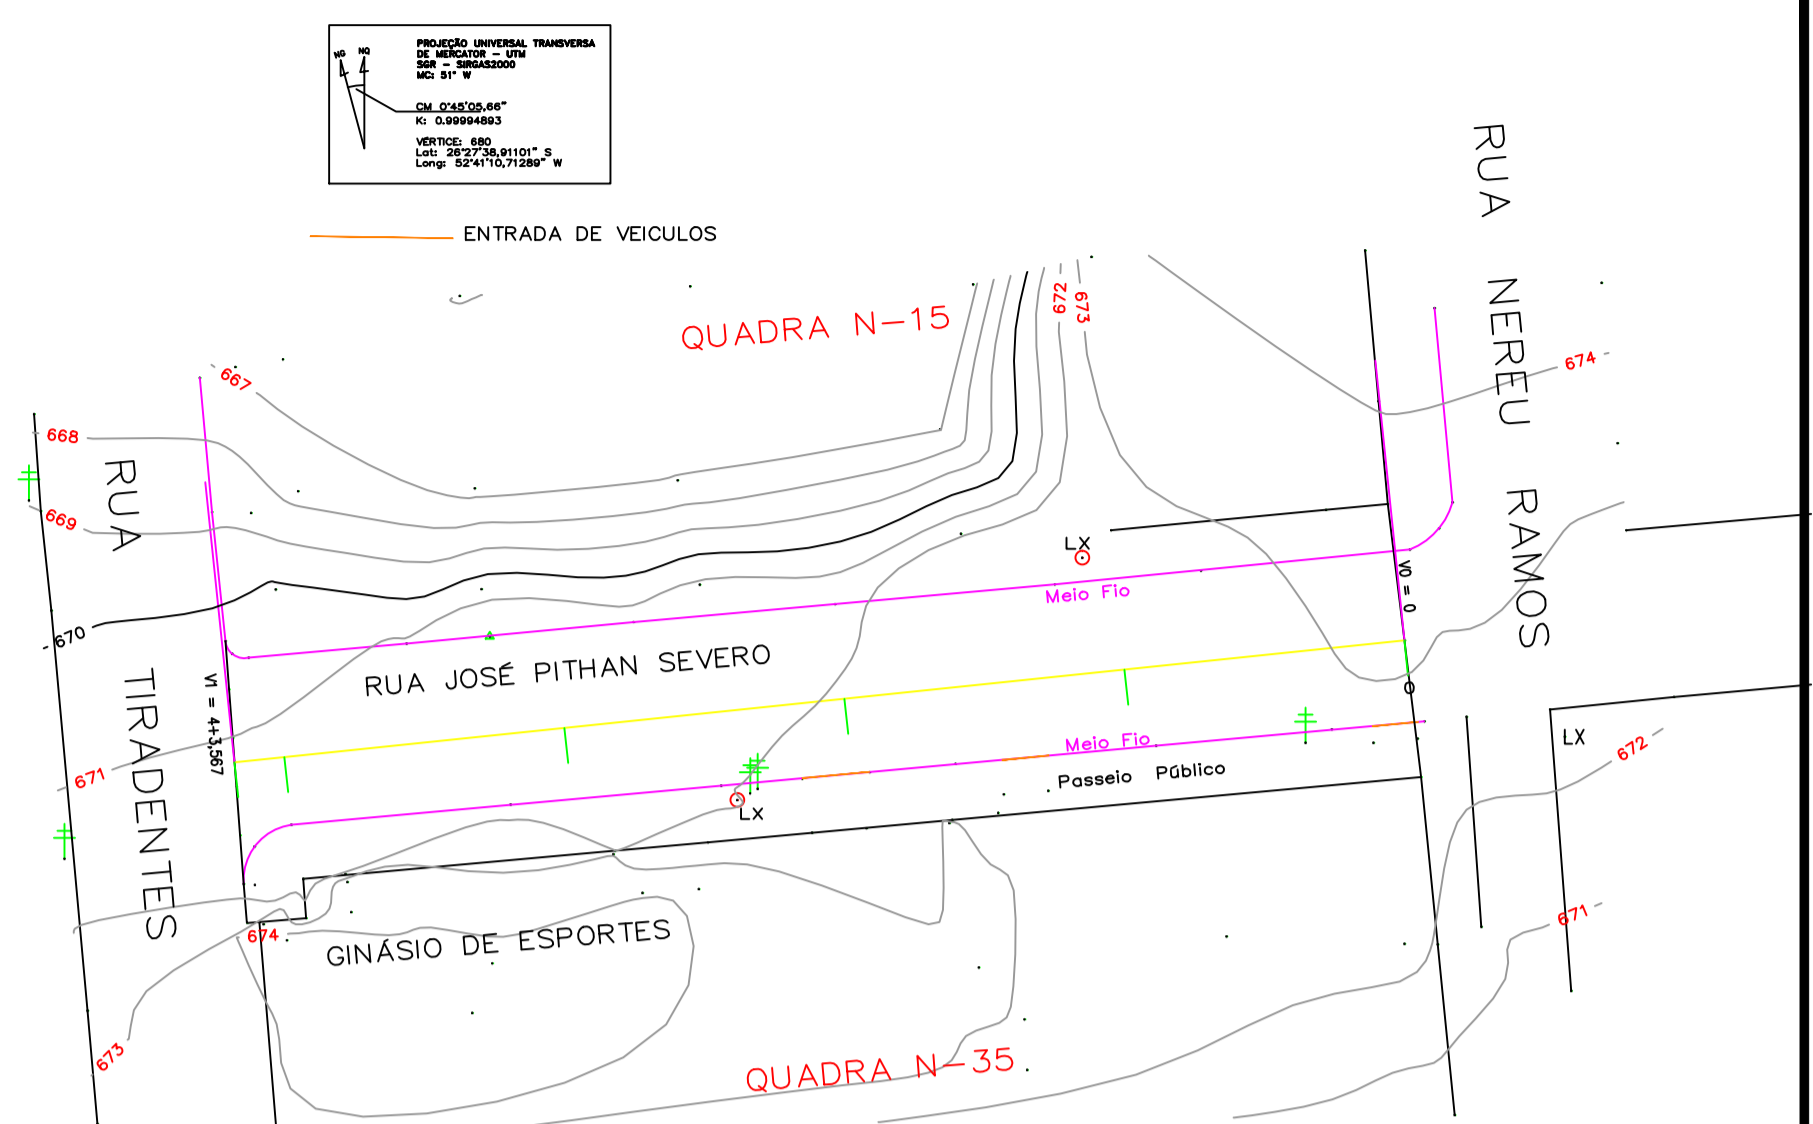

Planimétrico
 Escala 1/500

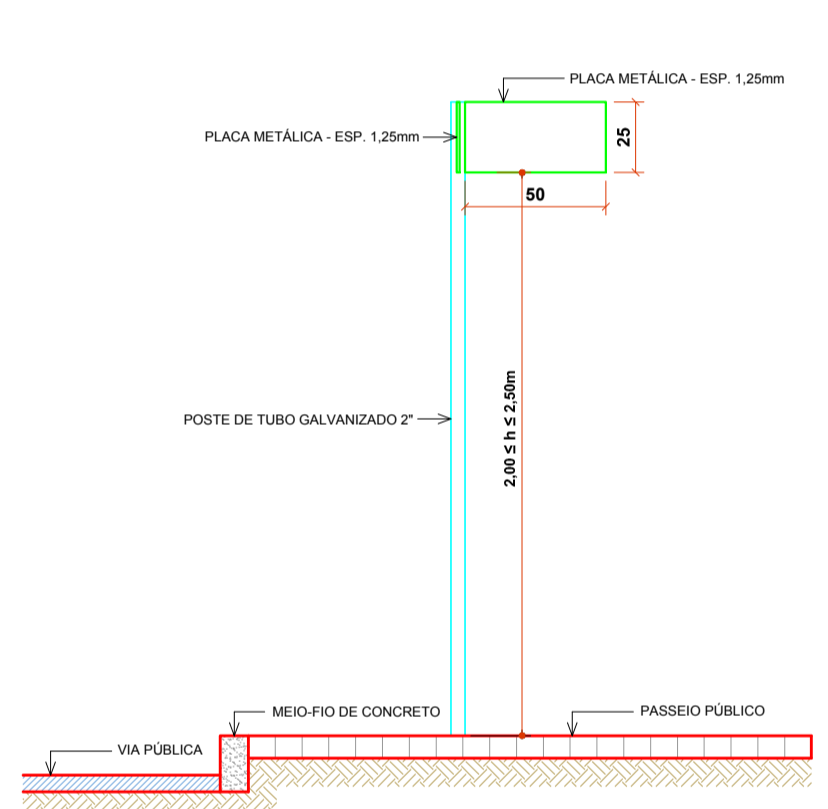


DET.INSTAL.PLACA LOGRADOUROS
 ESCALA VISUAL

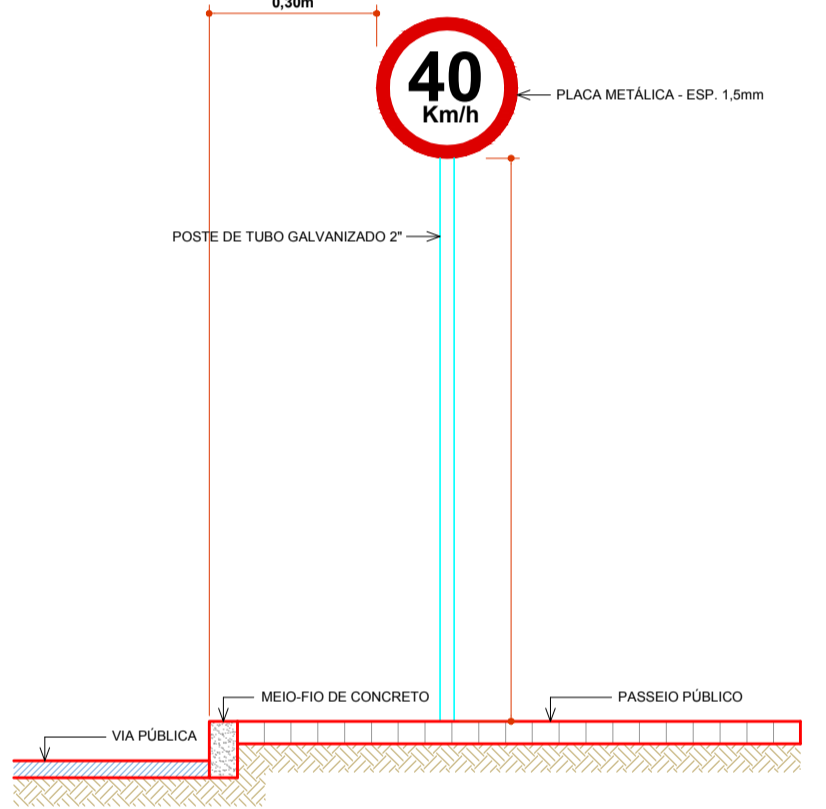


DET.INSTAL.PLACA DE SINALIZAÇÃO
 ESCALA VISUAL




DETALHE PLACA R-1
 SI ESCALA

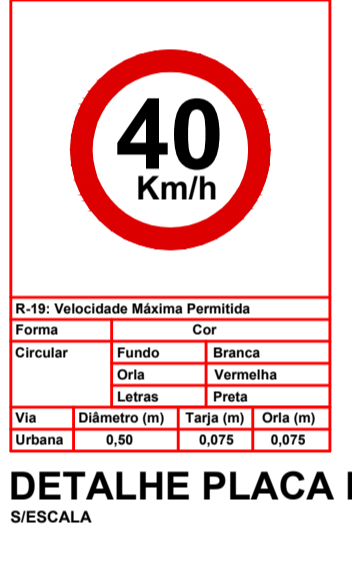


DETALHE PLACA R-19
 SI ESCALA

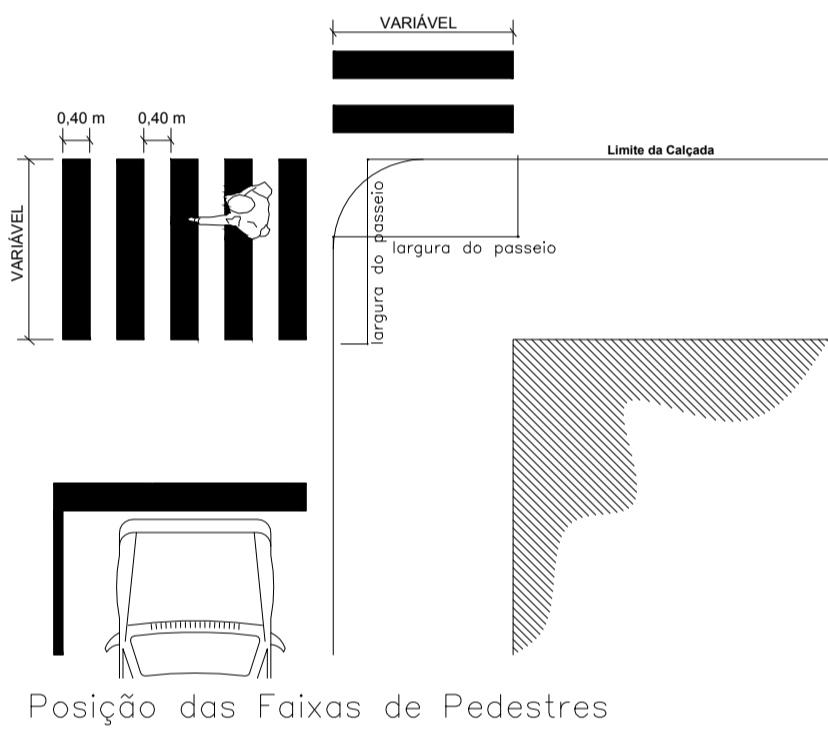

Posição das Faixas de Pedestres

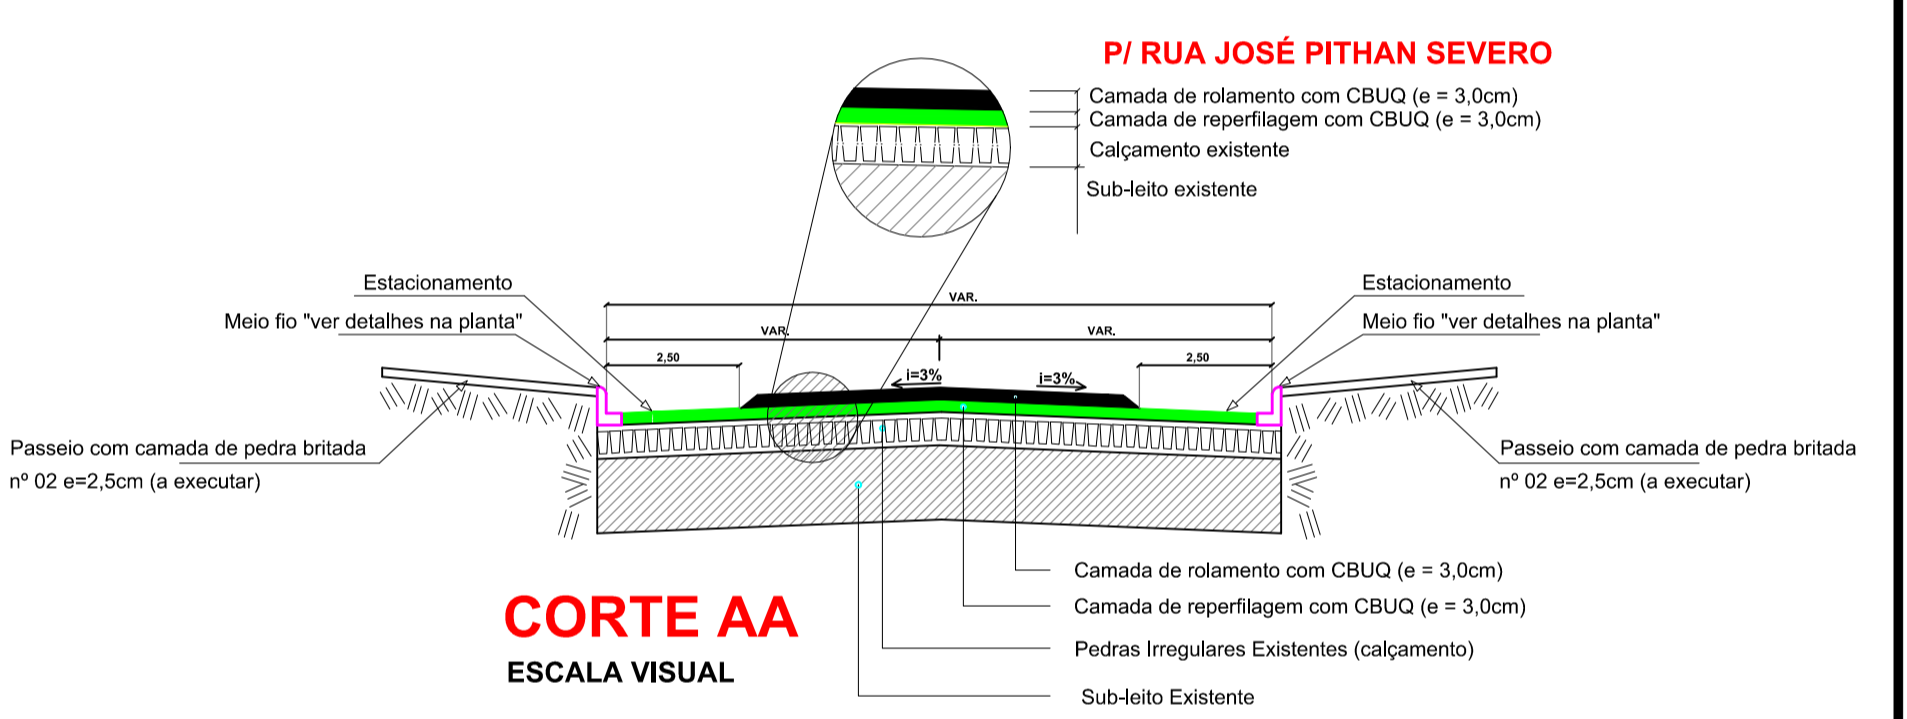


CORTE AA
 ESCALA VISUAL

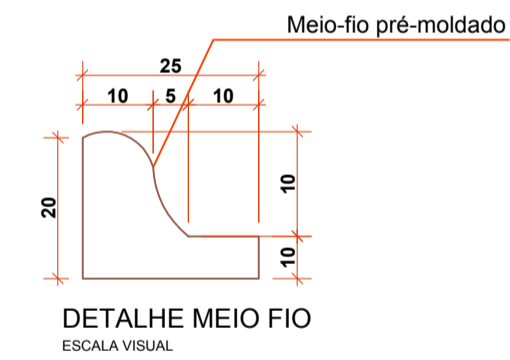


DETALHE MEIO FIO
 ESCALA VISUAL


Boca de Lobo P/ Tubo de ø 40cm

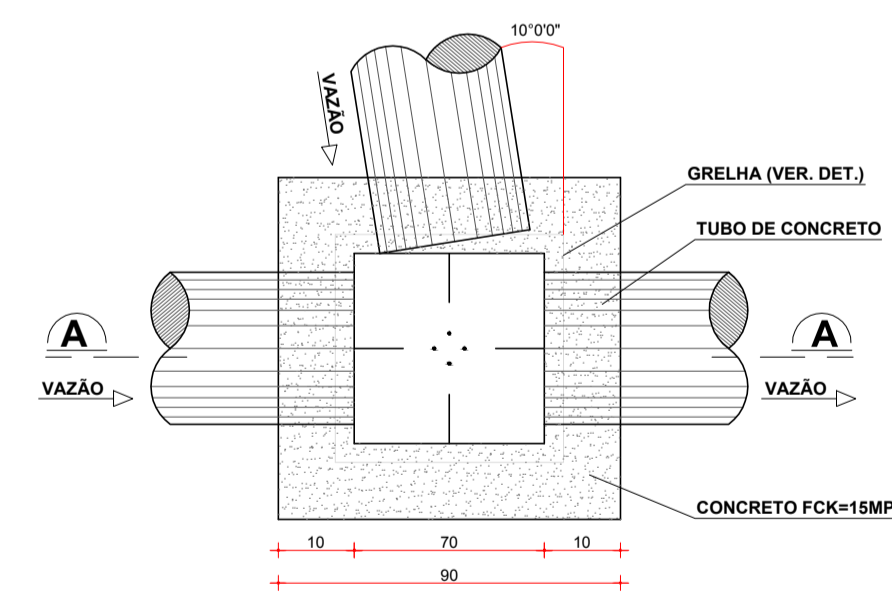

Planta Baixa
 Escala : Visual
 Obs. Medidas em Centímetros

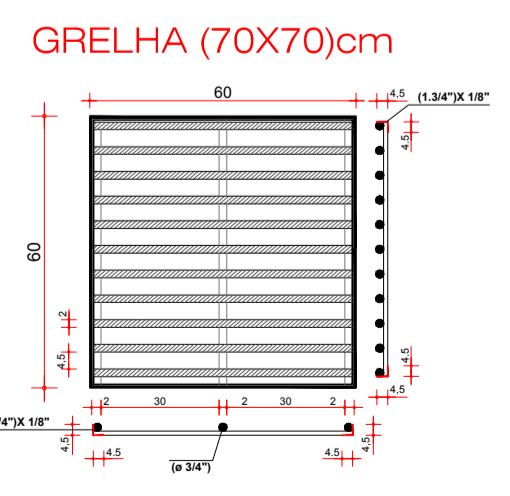

Corte AA

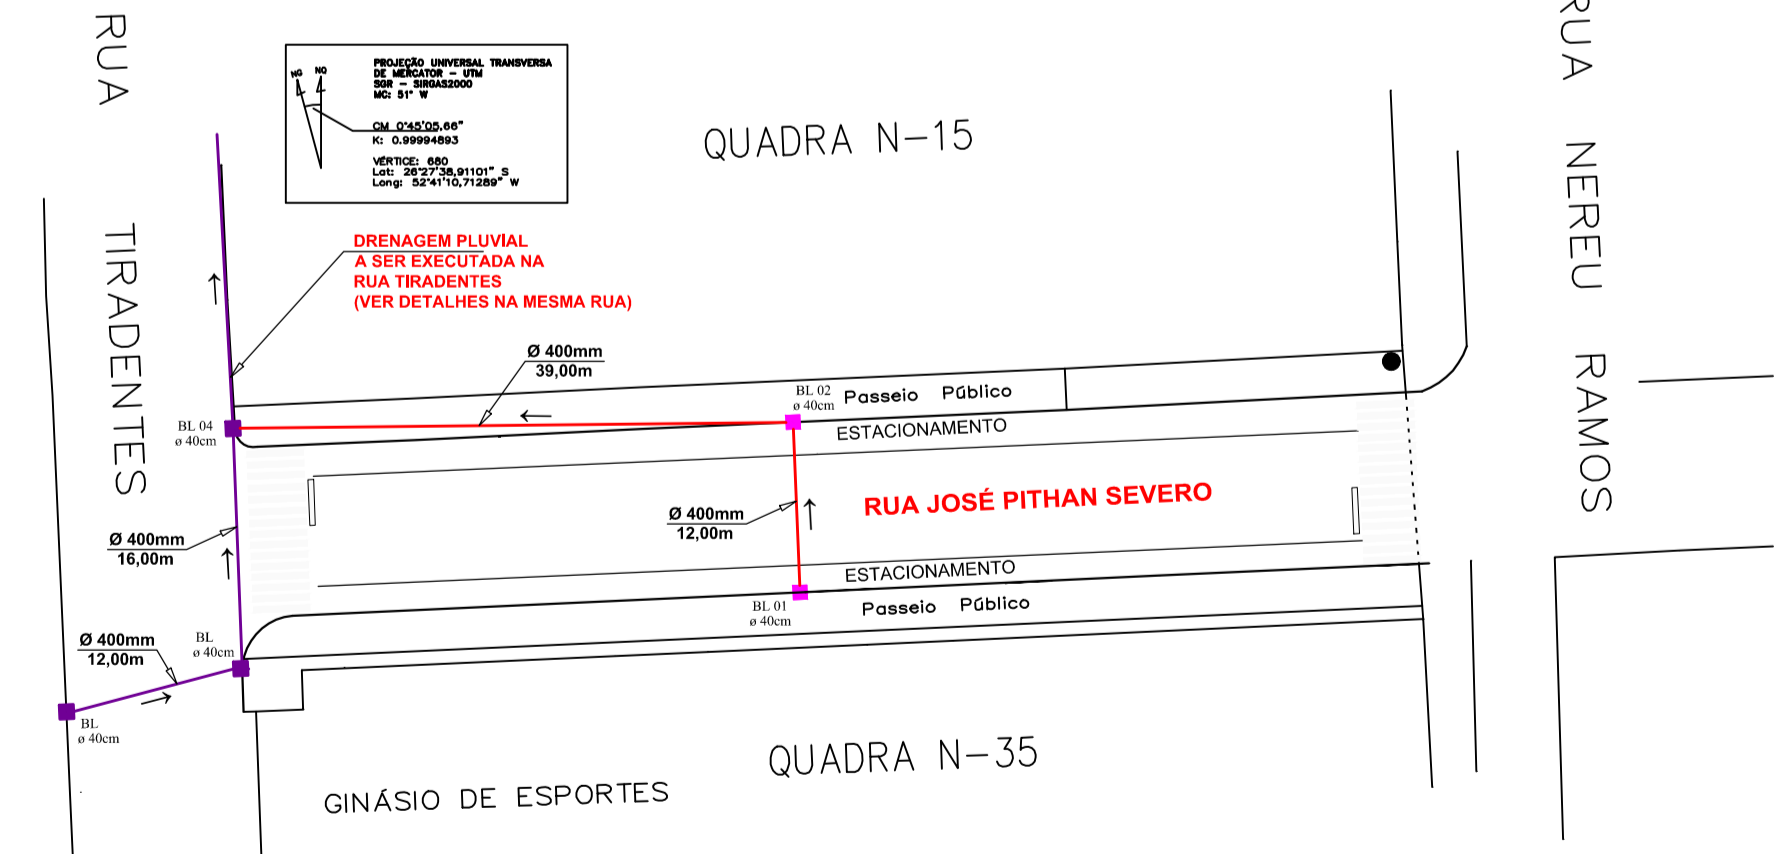

Drenagem Pluvial
 ESCALA 1 / 500

- LEGENDA**
- Boca de Lobo a executar
 - Boca de Lobo Existente
 - Caixa Pasagem
 - Tubulação ø indicado
 - Tubulação existente

C:\Users\AMNoroste\Desktop\PAVIMENTAÇÃO ASFÁTICA GALVÃO-SC\Loga.jpg

PROJETO ARQUITETÔNICO

PAVIMENTAÇÃO ASFÁTICA SOBRE PEDRAS IRREGULARES PARTE RUA JOSÉ PITHAN SEVERO

ENDEREÇO: PARTE RUA JOSÉ PITHAN SEVERO CENTRO - GALVÃO-SC

PROPRIETÁRIO: MUNICÍPIO DE GALVÃO-SC CNPJ Nº 83.009.902/0001-16

RESPONSÁVEL TÉCNICO: Engº Civil Patricia Rossoni L. Longo - CREA-SC 098741-9

RESPONSÁVEL TÉCNICO: Engº Civil Amarildo M. Ribeiro - CREA-SC 156004-7

RESPONSÁVEL TÉCNICO: Engº Eletricista Charlan Smaniotto Luzzatto - CREA-SC 127695-8

DESENHO CAD: Elivetro Jesus Passini - CREA-SC 084559-7

DESCRIÇÃO: PLANTA BAIXA PLANIMÉTRICO DRENAGEM PLUVIAL SIMBOLOGIA DETALHES PRANCHA: 01/02

ÁREA TOTAL: 1.030,79m² ESCALA: INDICADA

CONTATO: E-MAIL: amnoroste@amnoroste.org.br - TEL: (49)3344-1991