


Térreo
escala 1:75

LEGENDA	
	HIDRANTE MANG. Ø 1,2" Esguicho: 1Ø 13mm (15m ou 20m)
	EXTINTOR DE INCÊNDIO FIXADO NA PAREDE H= 1,60M AGENTE: P.Q.S CAP: 04 KG
	EXTINTOR DE INCÊNDIO FIXADO NA PAREDE H= 1,60M AGENTE: ÁGUA CAP: 10L
	PLACA DE SINALIZAÇÃO INDICATIVA SAÍDA DE EMERGÊNCIA
	E.021 E.03 Luminária de emergência PL5w "bócio autônomo (3 ou 5 kw). Altura de instalação 2,00 a 2,20m.
	Central de alarme com bateria acoplada
	Ativador de alarme de incêndio quebra-vidro (h=1,20 a 1,50m) com alerta sonoro e visual (h: 2,20m)
	Direção da rota de saída Aplicados nas paredes, próximo ao piso Dimensões: 10mm x 200 mm - Tipo C-1
	Indicação da forma de assoreamento da barra anti-pânico
	Contrapiso: concreto Piso: cerâmica antiderrapante Paredes: alvenaria (TRRF: 2h min.) Teto: laje de concreto (TRRF: 2h min.)

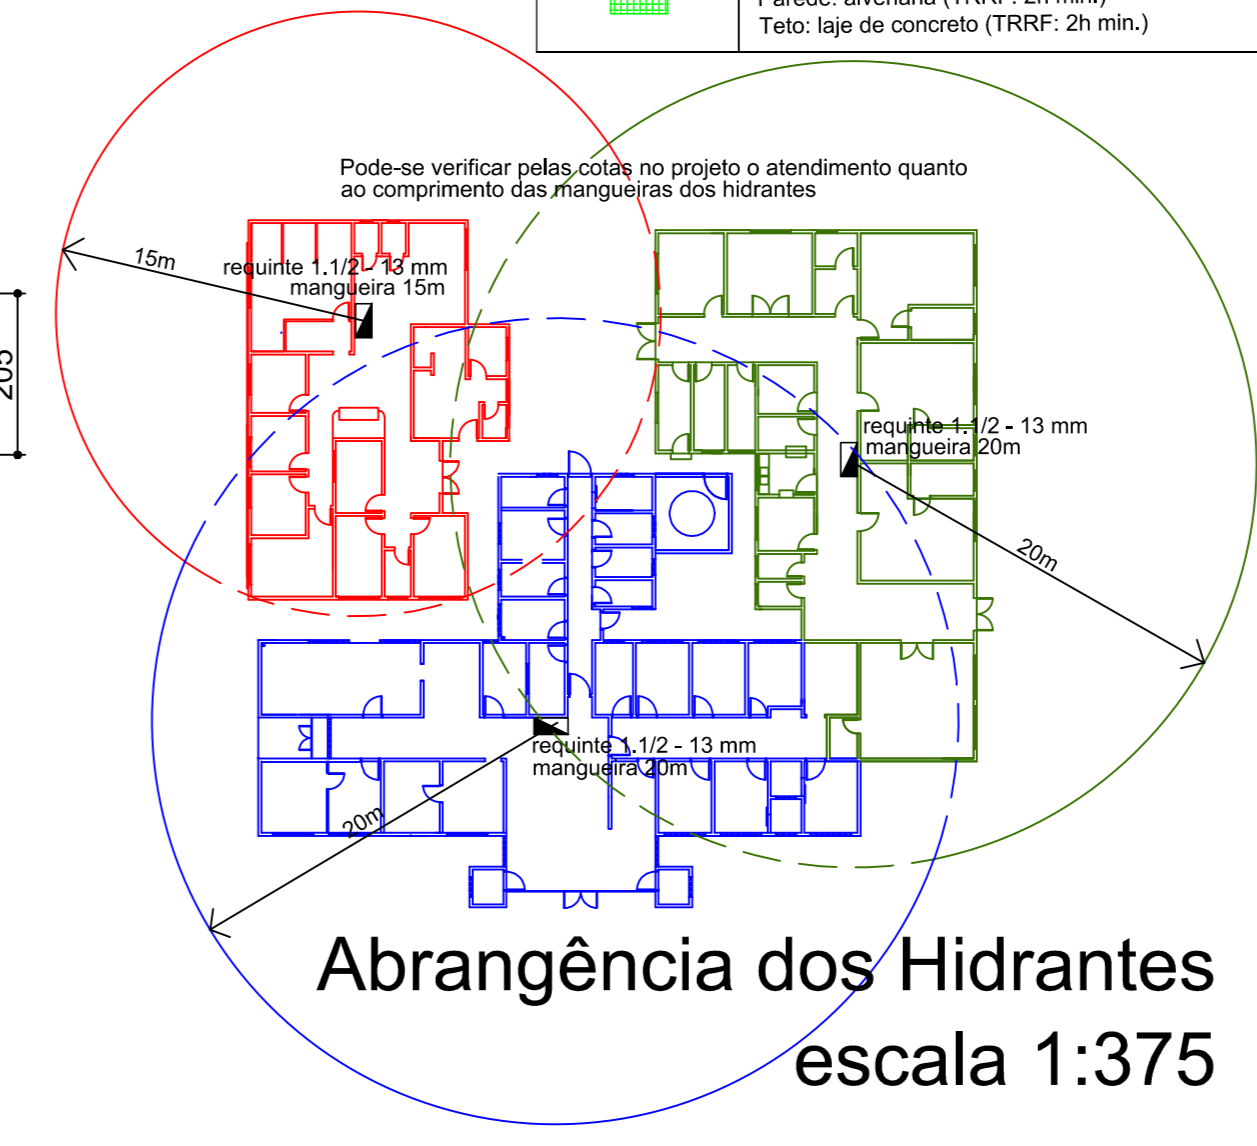

DUO
ARQUITETURA & ENGENHARIA

BOTTEGA E STRADA
ENGENHARIA & ARQUITETURA
S/S LTDA - CNPJ: 17.754.570/0001-70
Uno Shopping - Rua Tapajós, 435 - Centro - Cep: 85501-043 - Polo Branco - PR
Sala 25 - 1º Andar Fone: (46)9107.3748 - hprojeto@gmail.com

PREVENTIVO DE INCÊNDIO	DATA: _____	REFERÊNCIA: MÓDULO I, II E III	ARQUITETURA / URBANISMO E ENGENHARIA
	PROJETO: PREVENTIVO DE INCÊNDIO	PLANTA BAIXA - TERREO	FABIANE HELENA STRADA ARQUITETA & URBANISTA
	PROPRIETÁRIO: PREFEITURA MUNICIPAL DE SALVO DO		
	RESP. PROJETO: _____		
ENG. CIVIL: RAFAEL LUCIANO BOTTEGA - CREA/PR 100515-0 ARQUITETA: FABIANE H. STRADA - CRI/PR-8570-4		PROJETO: _____	RAFAEL LUCIANO BOTTEGA ENGENHEIRO CIVIL CREA 10.061/0-0
DOC: AV. SETE DE SETEMBRO ESQ. VITAL BRASIL	DATA: _____	04	04
PROJ. INDICADA: _____	DATA: FEV 2014	01	04
SO: 3342742	RES: GLEISIAN	01	04
AREA A CONSTRUIR (M2): L x P x H			
		INDICADA	

ACESSO VIATURA DOS BOMBEIROS

ACESSO VIATURA DOS BOMBEIROS

ACESSO VIATURA DOS BOMBEIROS