


ANEXO A / B- PLANTA INTERNA / EXTERNA (PLANO DE EMERGÊNCIA)




Planta Baixa "Quadra Coberta"
Escala 1/100
Área - 825,00m²

Planta Baixa "Escola"
Escala 1/100
Área - 1.432,60m²

Planta De Situação
Escala 1/1000

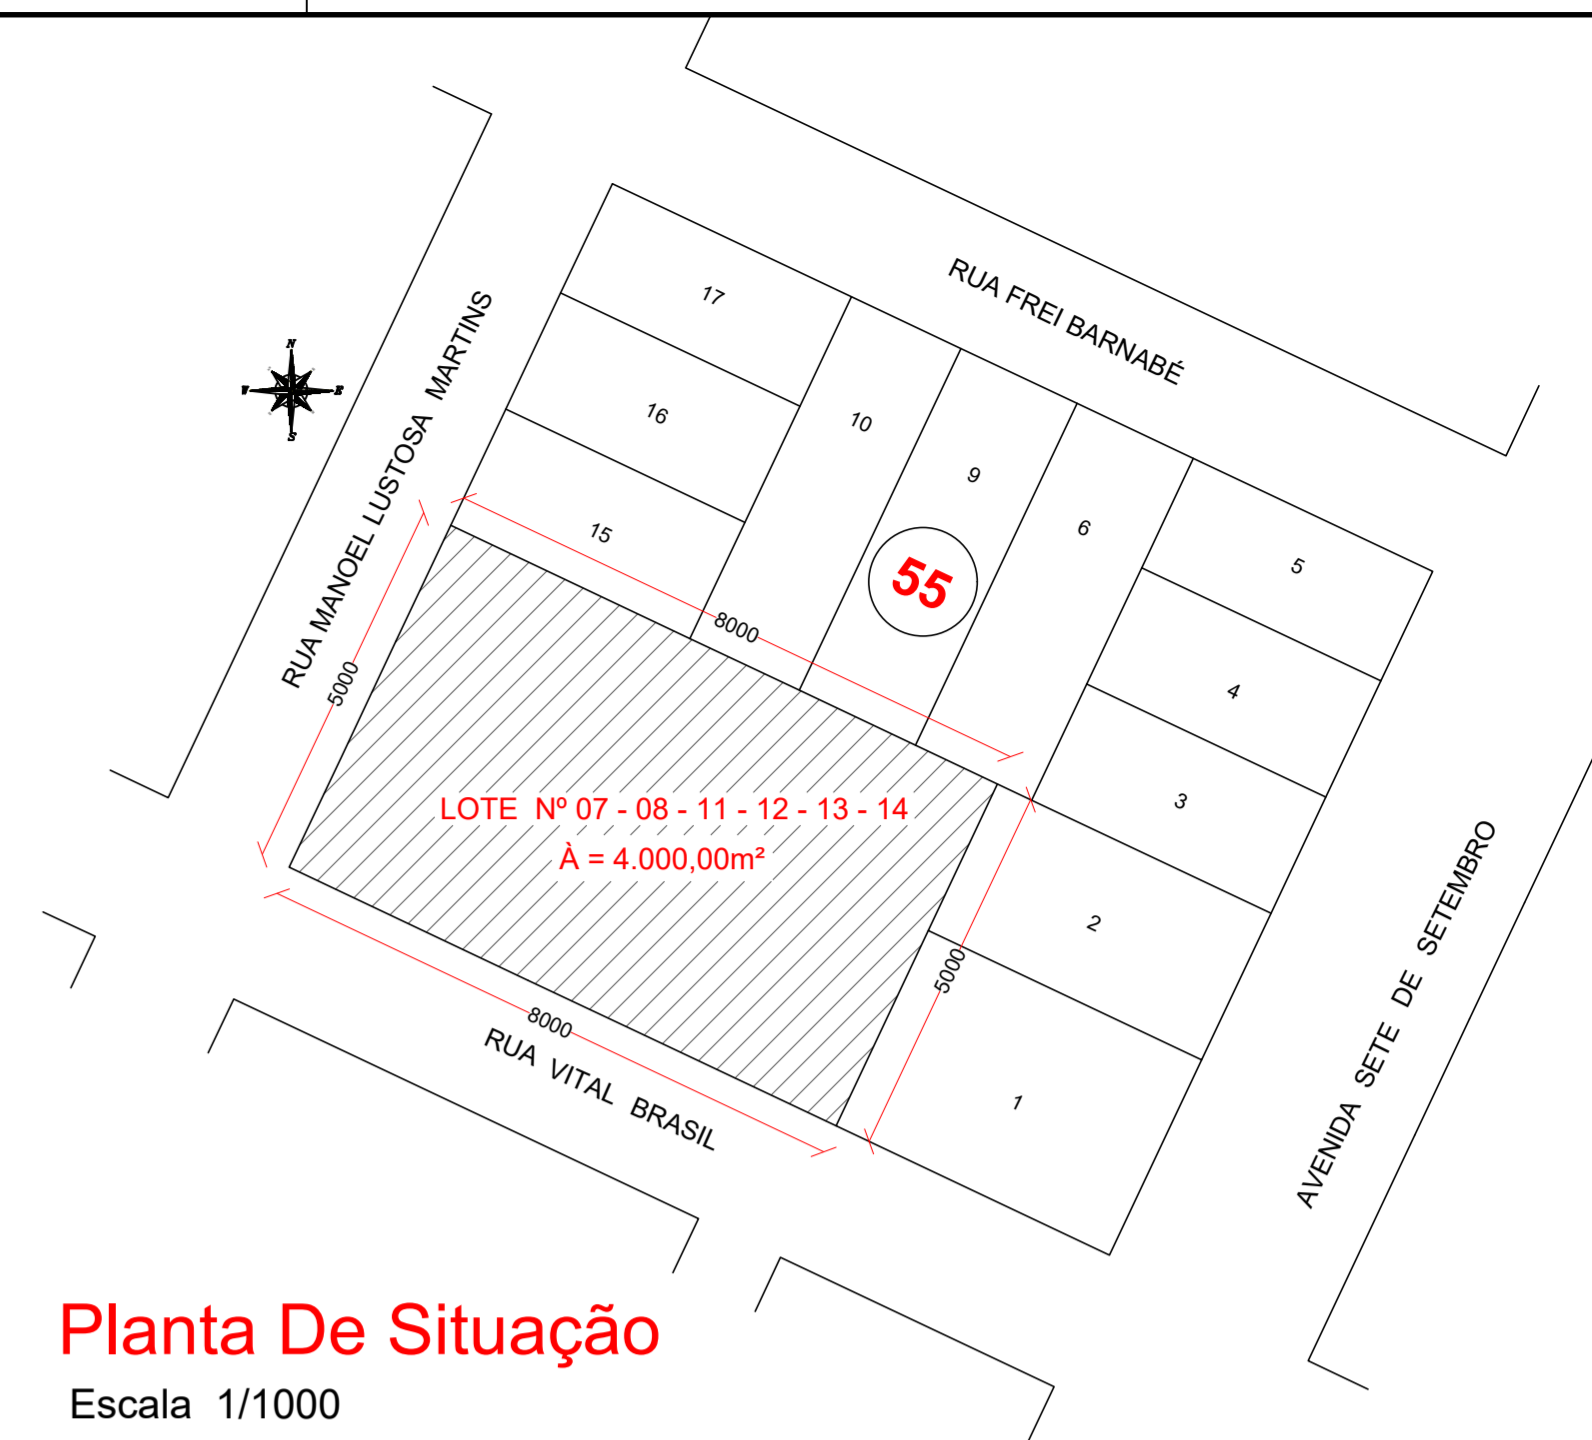

| Simbologia | |
|------------|---|
| | Caminho a ser percorrido para o ponto de encontro |
| | Você está aqui |
| | Extintor de incêndio |
| | P.E. Ponto de encontro |

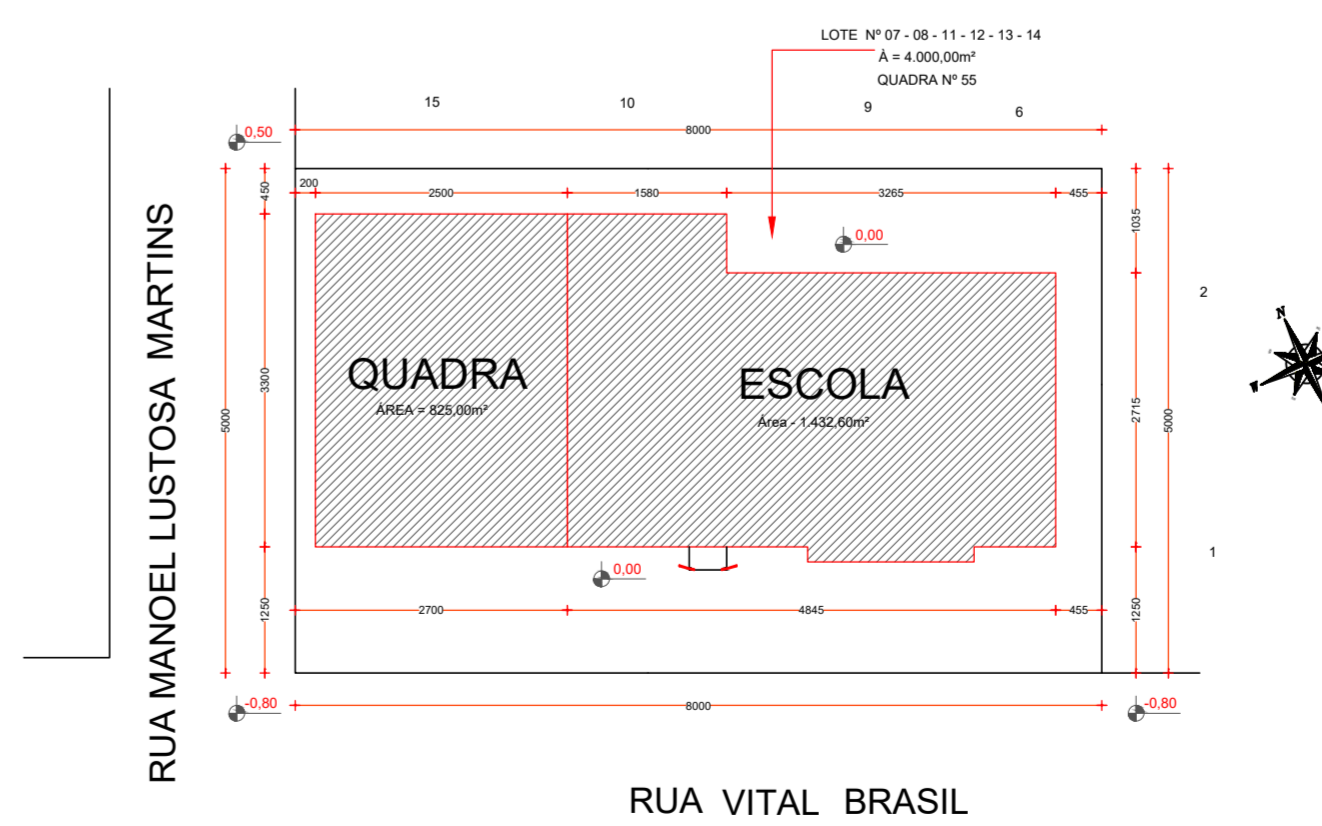

Planta De Localização
Escala 1/750



PROJETO PREVENTIVO CONTRA INCÊNDIO

EMEF ARNALDO FRANCISCO DOS SANTOS

| | |
|------------------------|---|
| ENDEREÇO: | RUA VITAL BRASIL ESQUINA COM RUA MANOEL LUSTOSA MARTINS CENTRO, GALVÃO - SC |
| PROPRIETÁRIO: | MUNICÍPIO DE GALVÃO CNPJ: 83.009.902/0001-16 |
| RESPONSÁVEL TÉCNICA: | Engenheira Civil Bruna Henrique - CREA-SC 154.937-0 |
| RESPONSÁVEL TÉCNICO: | Engenheiro Civil Amarildo M. Ribeiro - CREA-SC 156.004-7 |
| RESPONSÁVEL TÉCNICO: | Engenheiro Eletricista Charlan Smaniotto Luzzatto - CREA-SC 127.695-8 |
| DESENHO CAD: | Elivélto Jesus Passini - CREA-SC 084.559-7 Beatriz Verona Ceni - CREA-SC 136.400-2 |
| DESCRIÇÃO: | PLANTA DE SITUAÇÃO / LOCALIZAÇÃO PLANO DE EMERGÊNCIA |
| ÁREA TOTAL CONSTRUÍDA: | 2.257,60m² |
| ESCALA: | INDICADA |
| CONTATO: | amnoroeste@amnoroeste.org.br - (49) 3344-1991 |

PPCI - 03/05